




PARTICOLARE IDRANTE SOTTOSUOLO UNI 70 scala 1:20

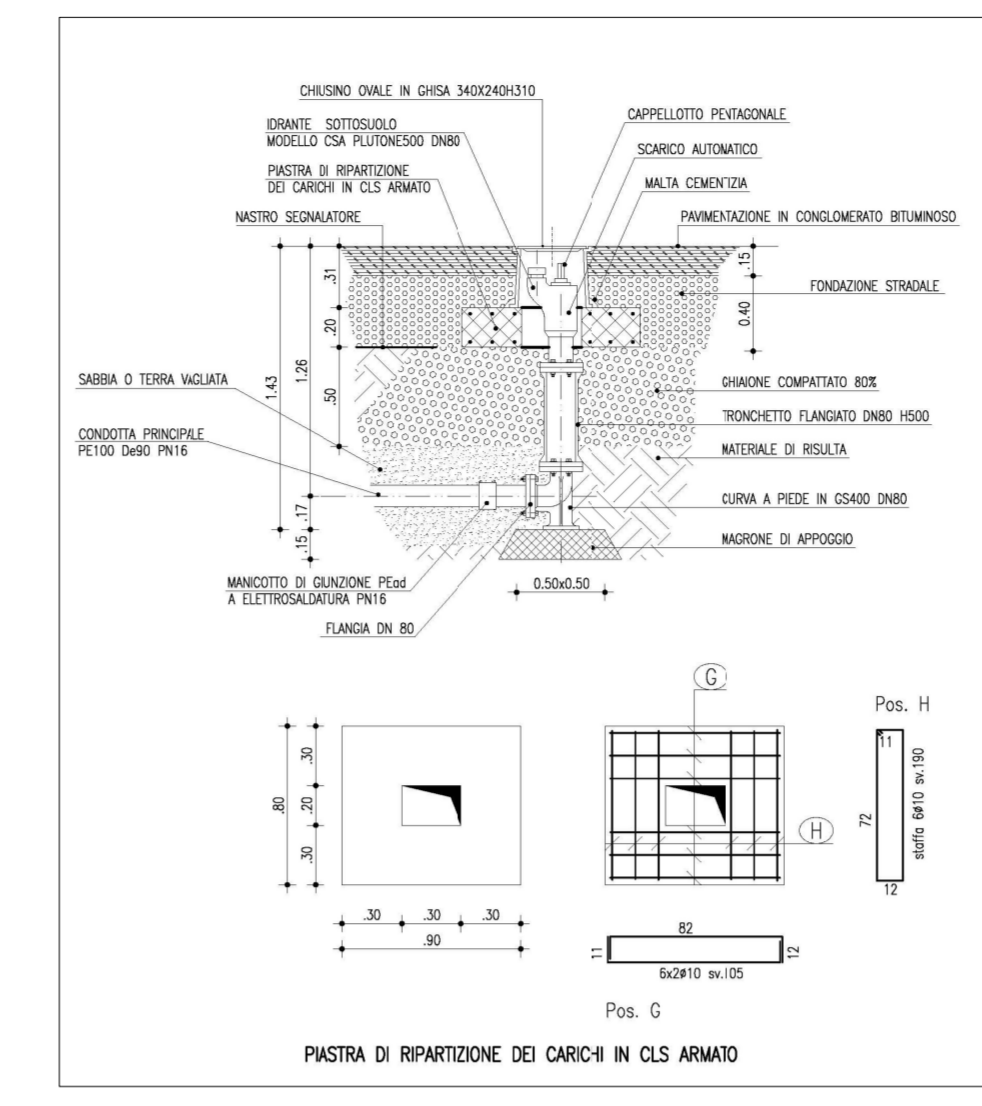

PARTICOLARE IDRANTE SOPRASSUOLO UNI 70 scala 1:20

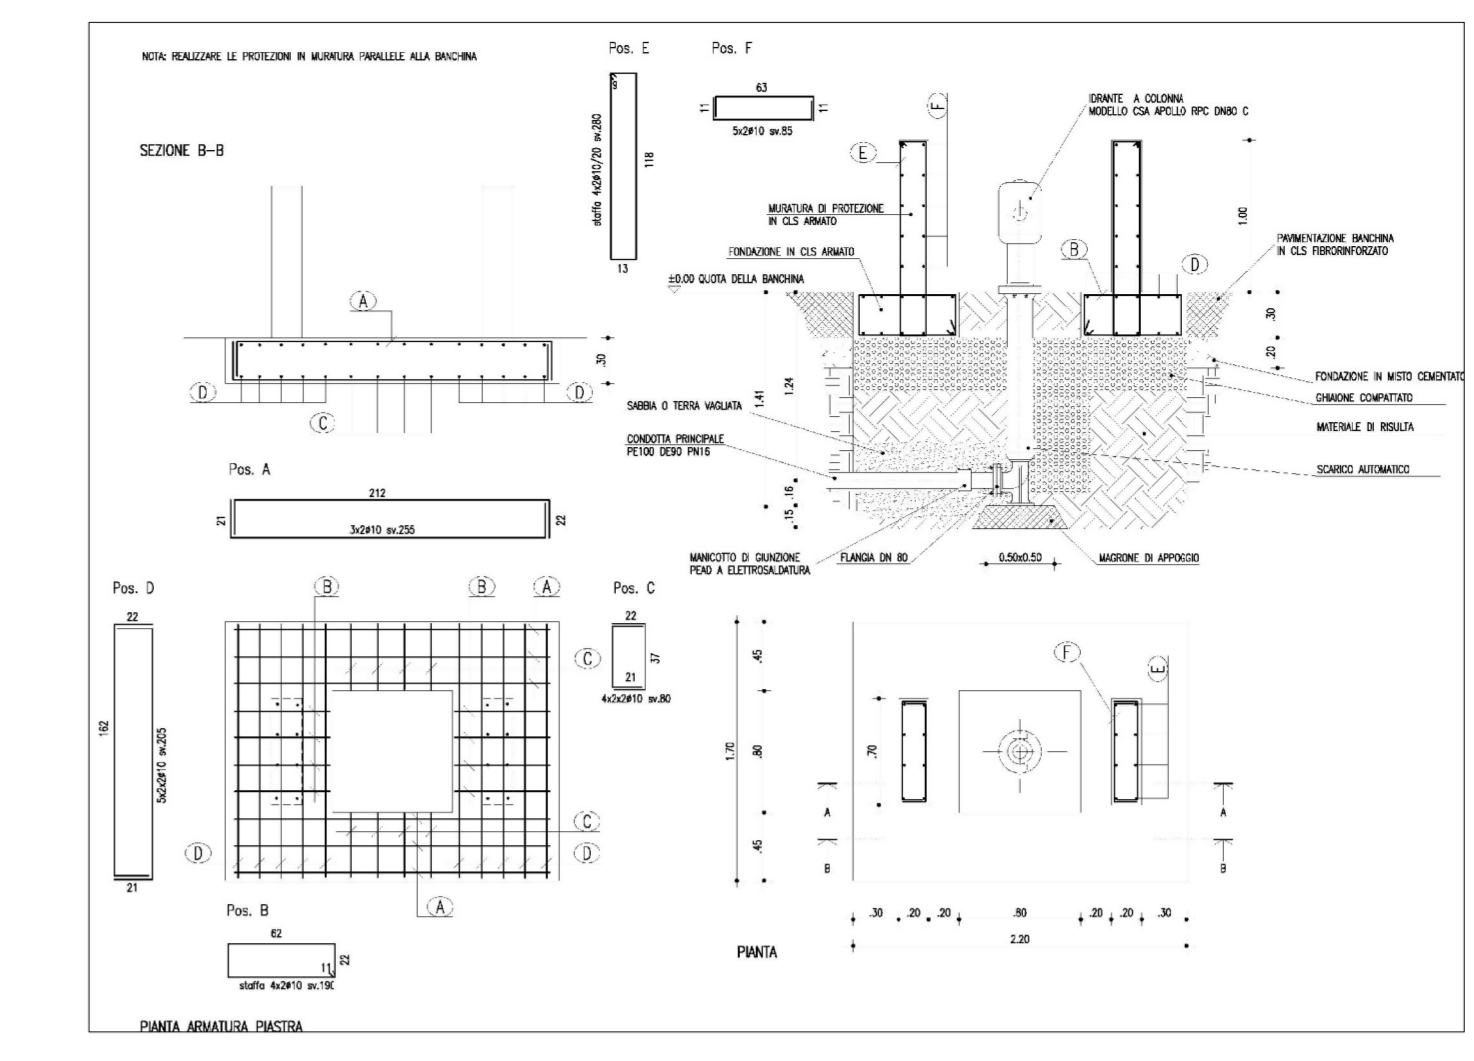

- LEGENDA**
- RETE ANTINCENDIO
  - RETE ANTINCENDIO OGGETTO DI RIPRISTINO
  - RETE ANTINCENDIO - TRATTO CONTROTUBATO
  - ATTACCO MOTOPOMPA VF
  - IDRANTE A MURO 45 UNI
  - IDRANTE A MURO 45 UNI OGGETTO DI REVISIONE DELLA TUBAZIONE
  - IDRANTE A COLONNA 70 UNI
  - IDRANTE A COLONNA 70 UNI OGGETTO DI RIPRISTINO (REVISIONE)
  - IDRANTE SOTTOSUOLO 70 UNI
  - IDRANTE SOTTOSUOLO 70 UNI OGGETTO DI RIPRISTINO
  - SARACINESCA
  - POZZETTO DI ISPEZIONE dim. cm 100x120 sp. cm 15
  - CHIUSURA FLANGIATA
  - IDENTIFICAZIONE SARACINESCA
  - IDENTIFICAZIONE IDRANTE LATO BANCHINA
  - TORRE FARO

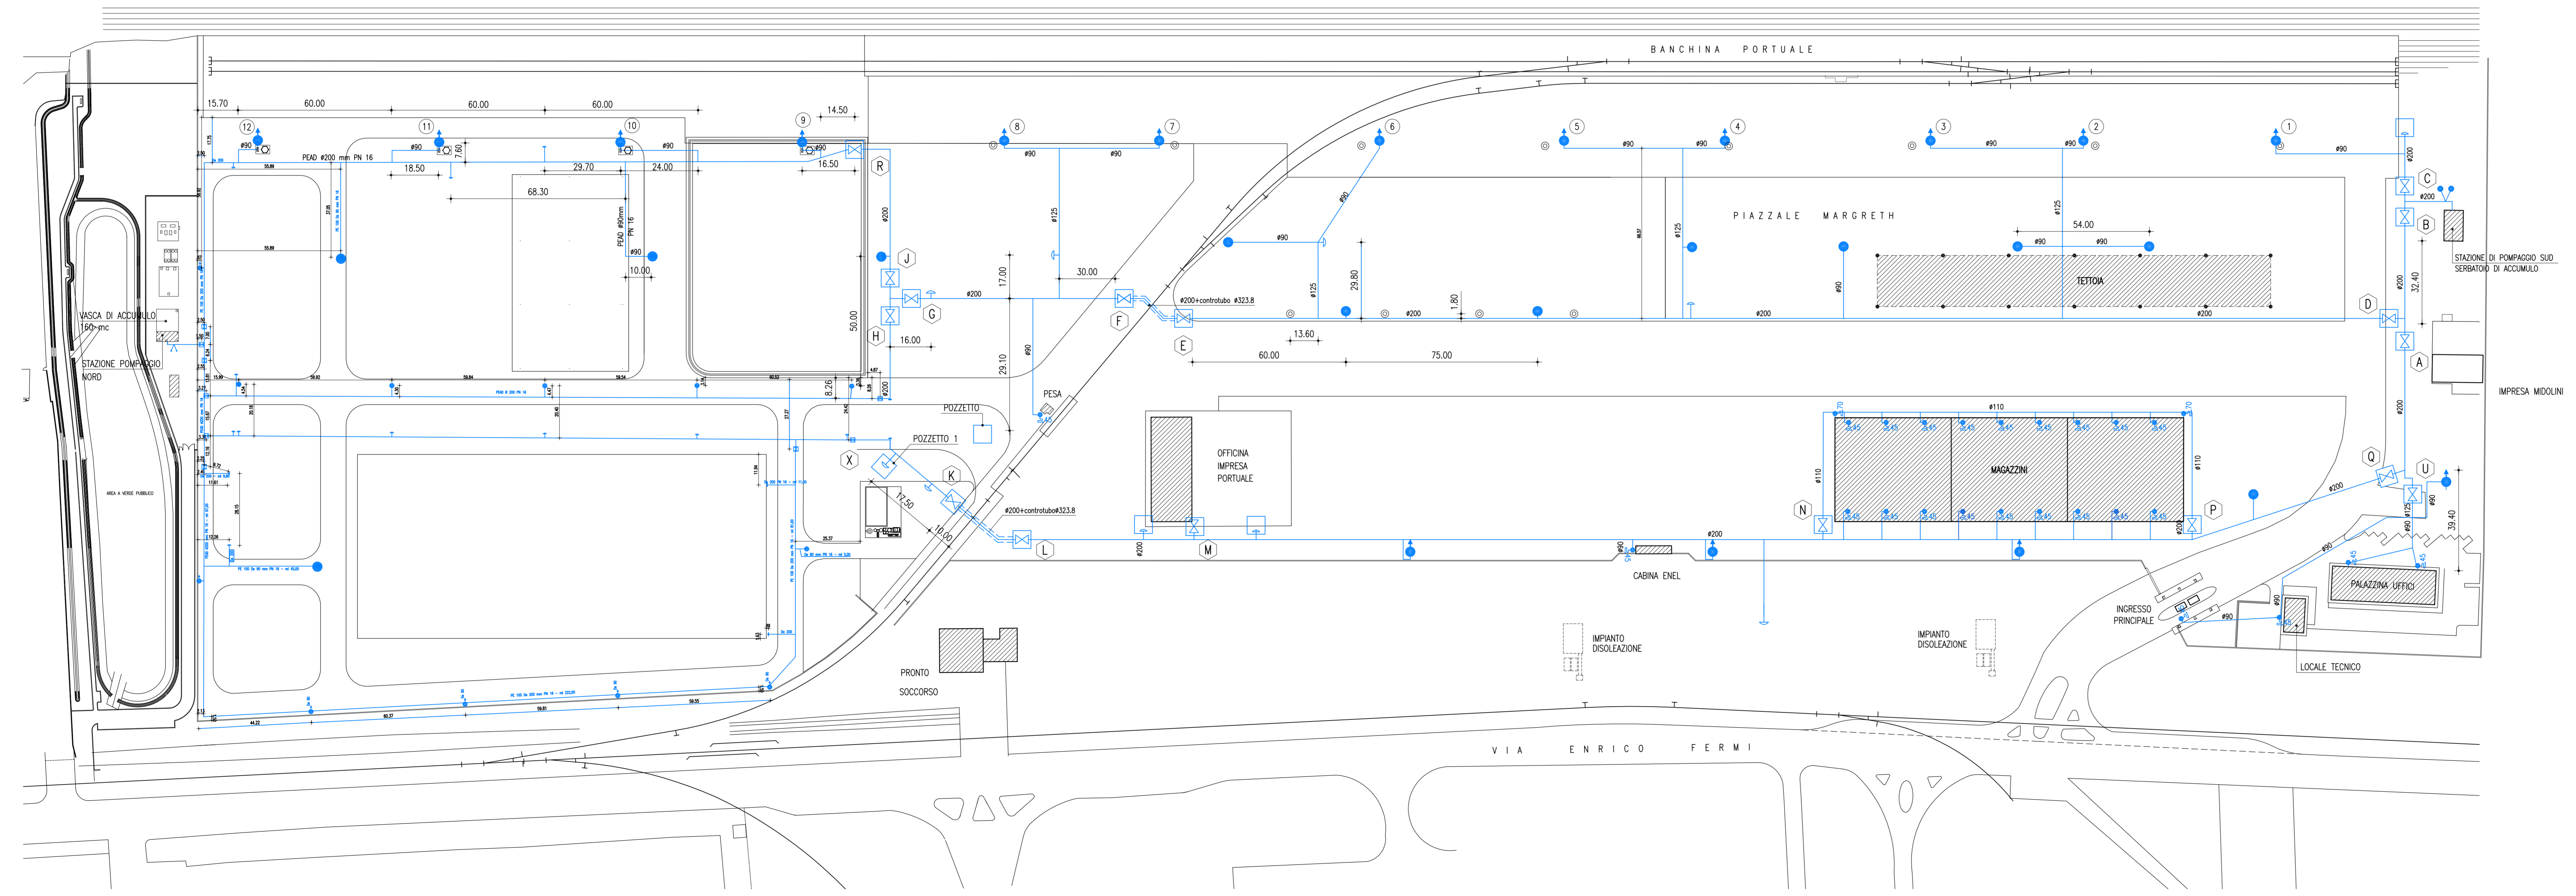

**ZU** CONSORZIO PER LO SVILUPPO INDUSTRIALE DEL FRIULI CENTRALE  
 Via Consorzio 5 - 33100 UDINE - Tel.0432 506285 - Fax 0432 510392  
 e-mail: info@zu.it - sito internet: www.zu.it

CODICE OPERA: -

REGIONE AUTONOMA FRIULI VENEZIA GIULIA  
 COMUNE DI SAN GIORGIO DI NOGARO

**IMPIANTO ANTINCENDIO PRESSO PORTO MARGRETH**

*Stato di fatto*

elab. 06  
 Planimetria rete antincendio  
 scala 1:500

Progettazione:  
 Ufficio Tecnico Consorzio ZIU  
 dott. arch. Cristina Marchesi

Data: dicembre 2017	Numero e data Revisioni	Il Presidente:
Eseguito: geom. Gianluca De Cecco		
Controllo: arch. Cristina Marchesi		
Approvato:		